


RZUT PIĘTRA - SCHEMAT INSTALACJI C.O. SKALA 1:100

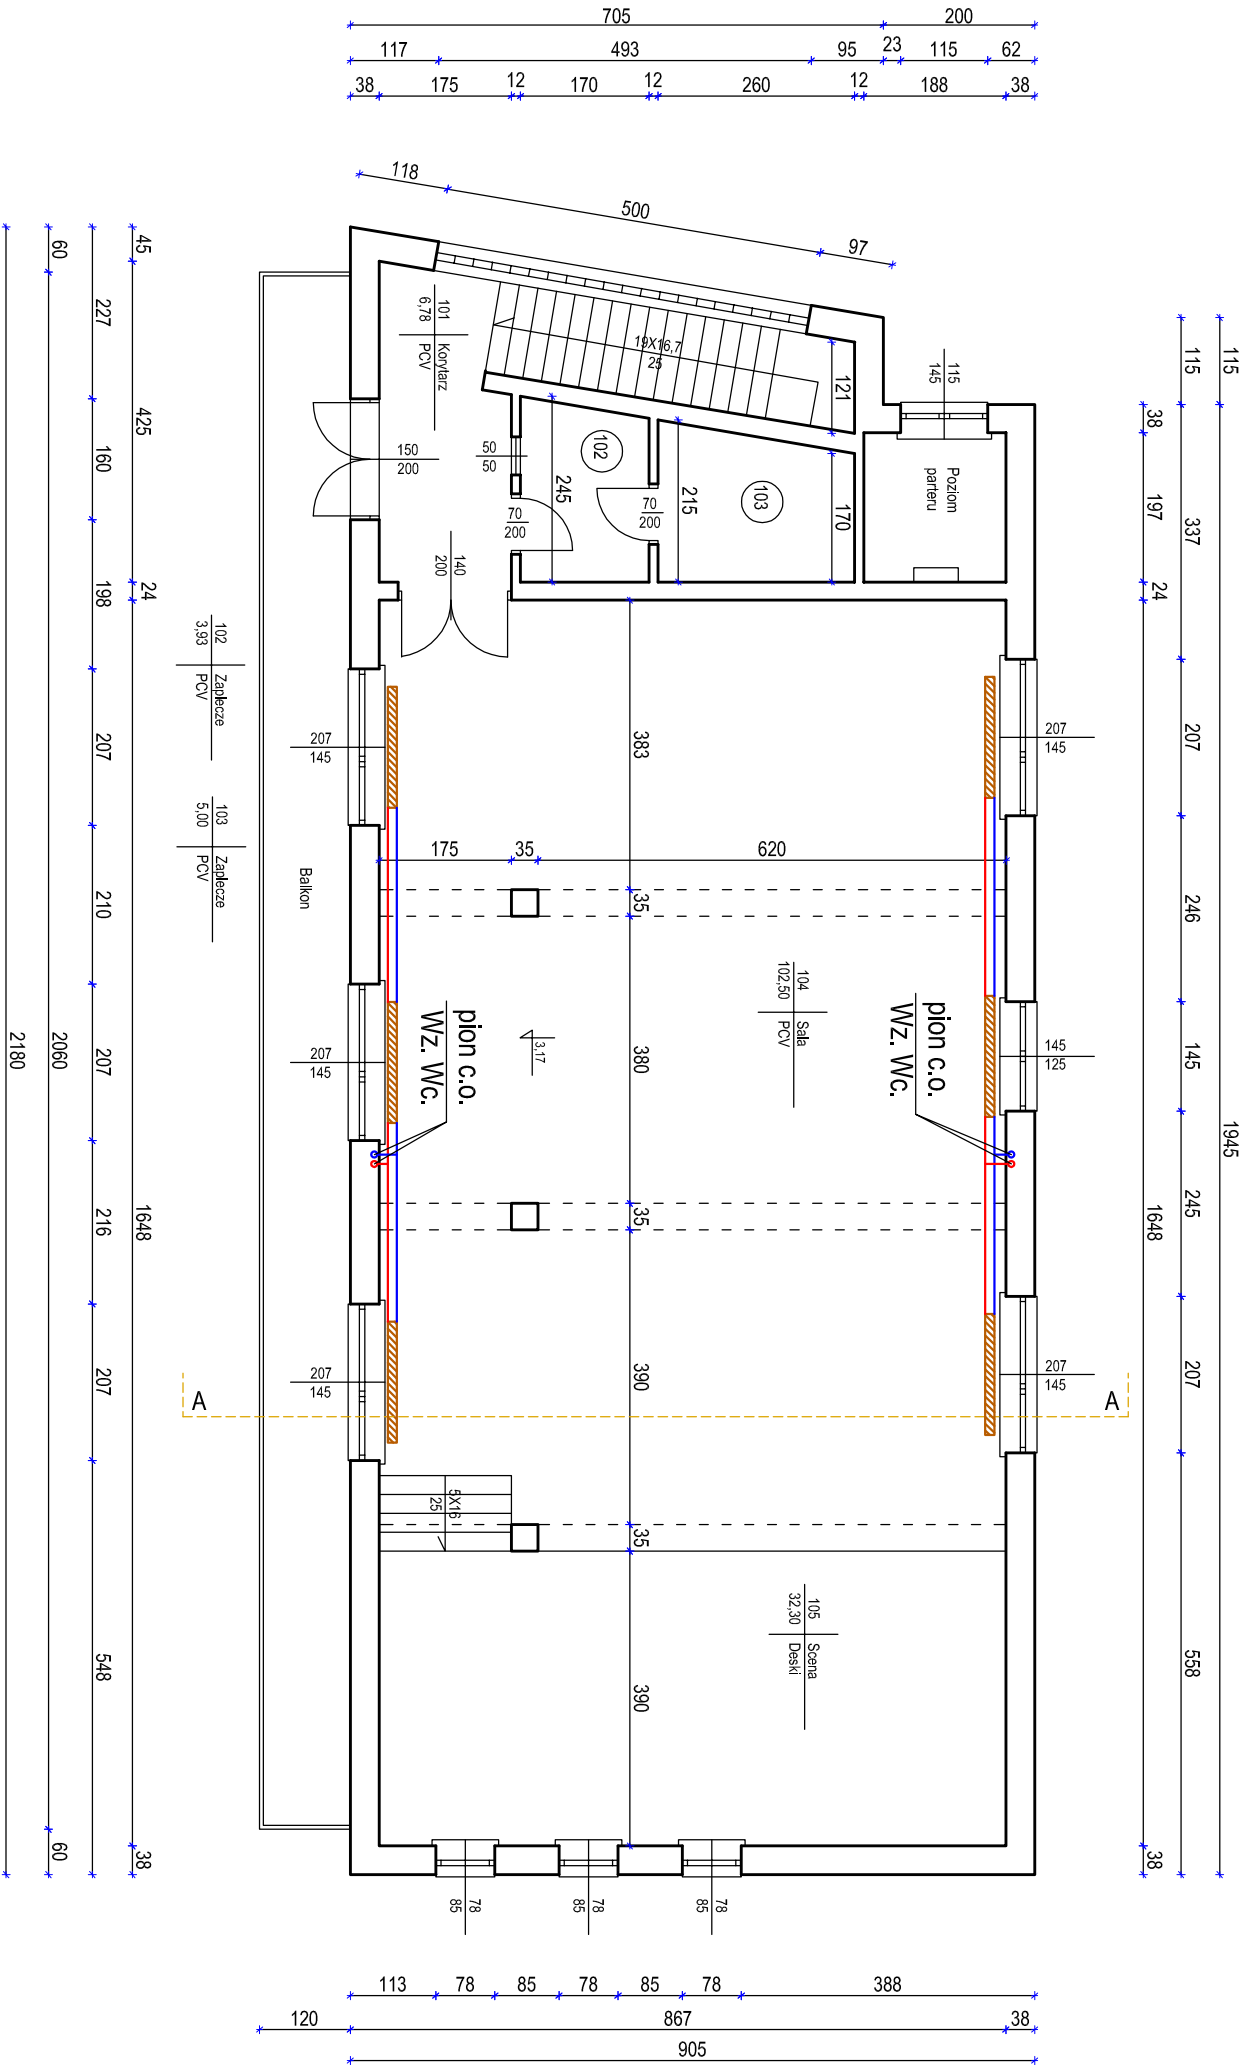

grzejniki PURMO VENTIL
COMPACT CV22 600X1600mm

Nazwa zadania	
Remont budynku Ochotniczej Straży Pożarnej w Szczepankowie	
Inwestor, Adres zadania	Skala
Gmina Śniadowo	1:100
dz. nr ew. 1042, obręb: Szczepankowo Nr 0030	Rys. Nr
jedn. ewid. Śniadowo 200707_2, powiat łomżyński	I-1
faza opracowania: projekt budowlano-wykonawczy	
09 lipca 2018r.	
PRZEDMIOT	RZUT PIĘTRA - SCHEMAT INSTALACJI C.O.
projektant specjalność	mgr inż. Janusz Wszoborowski
architektura, konstrukcja	upr. bud. ŁOM 10182, upr. proj. UAN 1186
opracowanie	mgr Adam Wszoborowski